


A DO CELÓW PROJEKTOWYCH nówek ul. Polna dz. 67/9, 67/10	
nie pracy geodezyjnej	PODGŁIK.66-10.1723.2016
identyfikator	140501_1
nazwa	140501_1.0028 0028 06-07
	1:500
prostokątnych płaskich	numeryczna
wysokości	PL 2000
zaru aktualizacji	K-86
e o służebnościach gruntowych gospodarowanie gruntów licach projektowanej inwestycji	wykonano bez ustalenia obciążeń
enturu użytku gruntowego, który zle danych ewidencji gruntów i	brak

nia w terenie innych nie wykazanych na niniejszej mapie
nie zgłoszonych do inwentaryzacji

ONEI
GEODETYKA, UPRAWNIENI
GEODEZYJNE
GAJEWSKI
mgr inż. Marcin Biernat
nr upr. 21093

Prusa 35c lok. 425
L. (22) 759-53-04
fo@geonet.waw.p

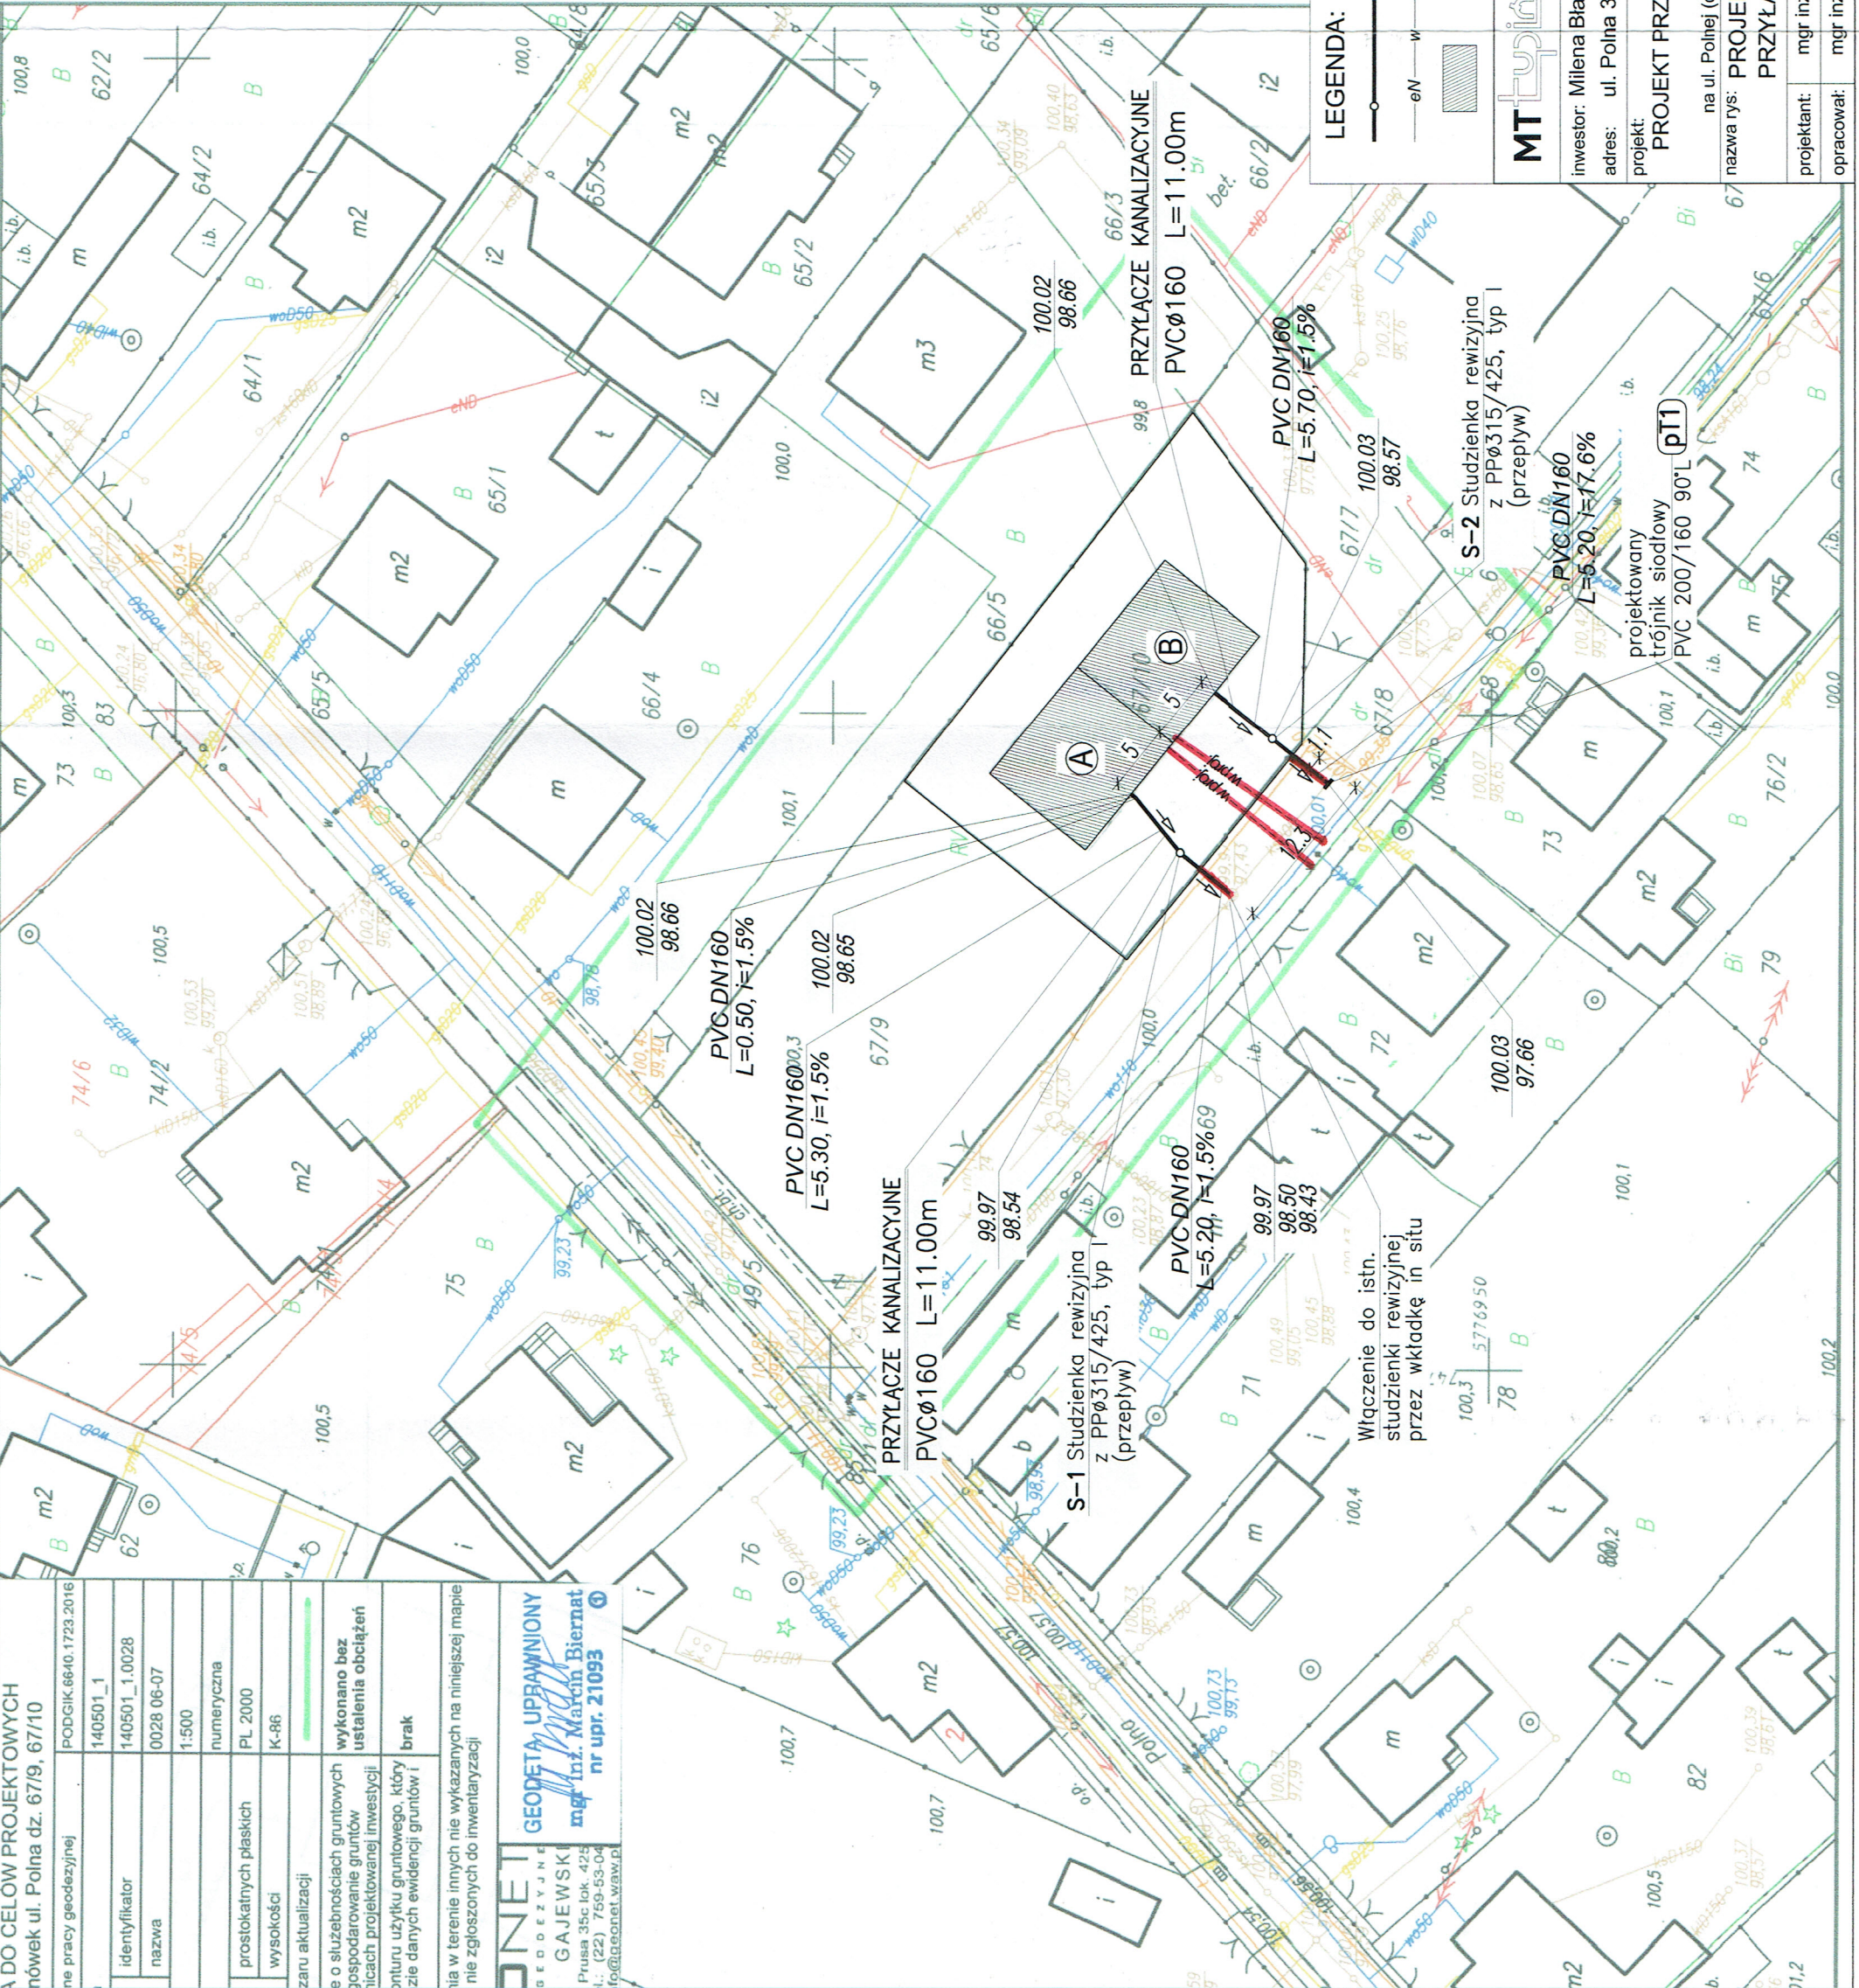

STAROSTA GRODZIŃSKI
Powiatowy Ośrodek Dokumentacji Geodezyjnej i Kartograficznej w Grodzisku Mazowieckim

Poświadczam, że niniejszy dokument został opracowany w wyniku prac geodezyjnych i kartograficznych, których rezultaty zawiera operat techniczny wpisany do ewidencji materiałów państwowego zasobu geodezyjnego i kartograf. Identyfikator ewidencyjny materiału zasobu operatu technicznego: P. 1405. 201...

Data wpisania operatu technicznego do ewidencji materiałów zasobu **13.CZE.2016**

Osoba reprezentująca organ (imię, nazwisko i podpis)

z up. Starosta
Krzysztof Kowalczyk
Powiatowego Ośrodka Dokumentacji Geodezyjnej i Kartograficznej
inż. Szymbon Fatalski

MILANOWSKIE PRZEDSIĘBIORSTWO WODOCIĄGÓW i KANALIZACJI Sp.z.o.o.
05-822 Milanówek, ul. Spacerowa 4
KRS: 0000407126
NIP: 5291799044, REG: 145962583

Przebiegi i linie przyłączeniowe

5491111111 Data: **25.10.2016**

DYREKTOR
mgr inż. Elżbieta Mission

LEGENDA:

- proj. przyłącze kanalizacyjne PVC Ø 160
- istniejące uzbrojenie terenu
- budynek mieszkalny (faza budowy)

MT tyński
inwestor: Milena Błasiak
adres: ul. Polna 37, 05-806 Nowa Wieś

projekt: **PROJEKT PRZYŁĄCZA WODNO-KANALIZACYJNEGO** do budynku mieszkalnego na ul. Polnej (dz.nr ew.67/10, obr 0028 06-07) w Milanówku
nazwa rys: **PROJEKT ZAGOSPODAROWANIA TERENU PRZYŁĄCZA KANALIZACYJNE**

projektant: mgr inż. STANISŁAW ŁUPIŃSKI
opracował: mgr inż. M. TOMASZ ŁUPIŃSKI

ul. Trzciniowa 1 • 12-200 Pisz
ul. Brzozowa 15C • 05-830 Kajetany
T: +48 22 759 53 04
NIP: 649 122 79 11 • REGON: 280130524

nr rysunku **5**
data: IX-2016
stadium: PROJ. BUDOWLANY
skala **1:500**