




Projektant: **ARCADIS**
 Data: 09.11.2015
 Skala: 1:500
 Projekt: **PROJEKT BUDOWLANO-WYKONAWCZY**
 Temat: **Przebudowa zlewni rowu R-4 na kanalizację deszczową z retencją wód przed odpływem do rzeki Rokitynczy Starej**
 Lokalizacja: **ul. Szałciska**

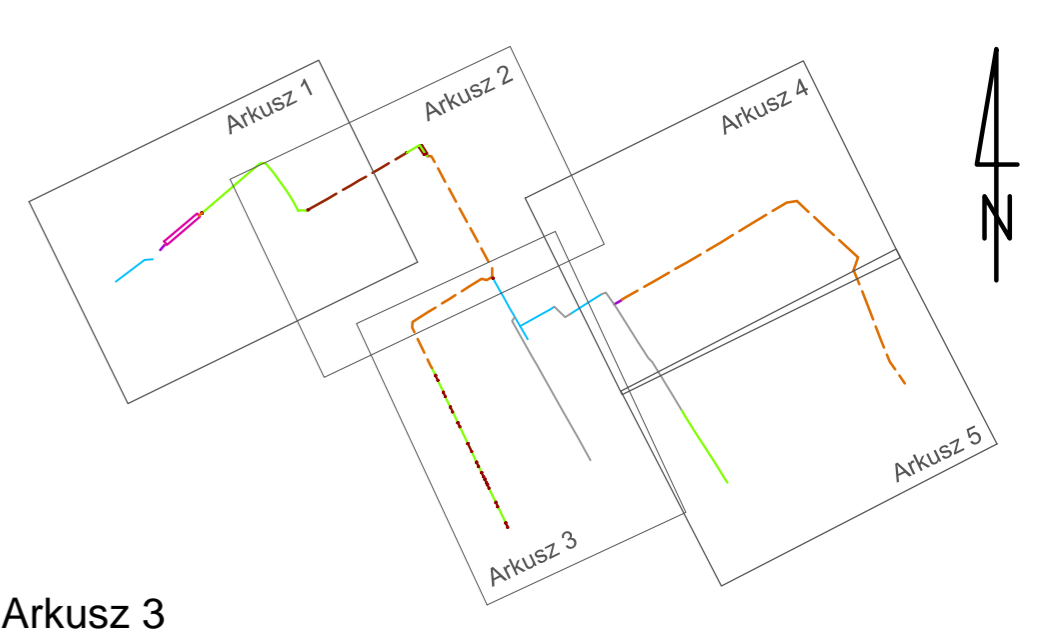

Arkusz 3

Inwestor: **Gmina Milanówek**
 ul. Kościuszki 45
 05-822 Milanówek

Wykonawca: **ARCADIS**
 ul. Włotowska 22A
 02-675 Warszawa
 tel: 22 203 20 03, fax: 22 203 20 01

PROJEKT BUDOWLANO-WYKONAWCZY
 Nazwa inwestycji: **Przebudowa zlewni rowu R-4 na kanalizację deszczową z retencją wód przed odpływem do rzeki Rokitynczy Starej**

Nazwa zamówienia: **Przygotowanie kompleksowego programu uregulowania gospodarki wodnej na obszarze Podwarszawskiego Trójmiasta Ogrodów**

Nazwa opracowania: **Zadanie 3. Wykonanie dokumentacji projektowo-kosztorsowej przebudowy zlewni rowu R-4 na kanalizację deszczową z retencją wód przed odpływem do rzeki Rokitynczy Starej w gminie Milanówek**

Branża: **SANITARNA**
 Tytuł rysunku: **Plan zagospodarowania terenu - ark.3**

Stanowisko	Imię i nazwisko	Specjalność/Uprawnienia	Podpis
Kierownik Projektu	mgr inż. Małgorzata Firłag	-	
Projektant	mgr inż. Kinga Stasik	MAP/0246/PWOS/12	
Opracował	mgr inż. Małgorzata Firłag mgr inż. Joanna Walewska	-	
Sprawdzający	mgr inż. Mariusz Ławik	MAP/0239/PWOS/10	

- LEGENDA**
- granice działki ewidencyjnej
 - 59/6 — numer działki ewidencyjnej
 - projektowana sieć kanalizacji deszczowej grawitacyjnej
 - projektowana sieć kanalizacji deszczowej tłocznej
 - istniejąca kanalizacja deszczowa
 - istniejące rowy przydrożne odwodnieniowe
 - przebudowa istniejącego wodociągu (wg odrębnego opracowania)
 - przekładka istniejącego kabla elektrycznego
 - kolizja z istniejącym uzbrojeniem podziemnym
 - projektowane orurowanie rowu pod wjazdami do posesji
 - umocnienie rowów płytami ażurowymi
 - przewiert sterowany
 - projektowana studzienka DN600
 - projektowana studzienka DN1200
 - projektowana studzienka DN2000
 - projektowana pompownia wód deszczowych DN1500
 - projektowany wpust deszczowy z przykanalikiem
 - drzewa przeznaczone do wycinki

MAPA DO CELÓW PROJEKTOWYCH
SKALA 1:500

Województwo: mazowieckie
 Powiat: Gródzki
 Jednostka ewidencyjna 14501_1 Milanówek
 Obręby ewidencyjne: 140501_1.0032, 140501_1.0041


Miejscowość: Milanówek
 Numer ewidencyjny zgłoszenia pracy PODOGK6640.26.38.2015
 Nazwa układu współrzędnych prostokątnych płaskich "2000"-7
 Nazwa układu wysokości "Kronsztadt 86"
 Obszar aktualizacji zaznaczony kolorem zielonym

wykonawca:

ARCADIS Design & Consultancy for natural and built assets
 GEODETA UPRAWNIENI

Arcadis Sp. z o.o.
 ul. Włotowska 22a
 02-675 Warszawa
 REGON 008131500 NIP 526-021-08-95

inż. **Marcin Chajęcki**
 nr upraw. 21146

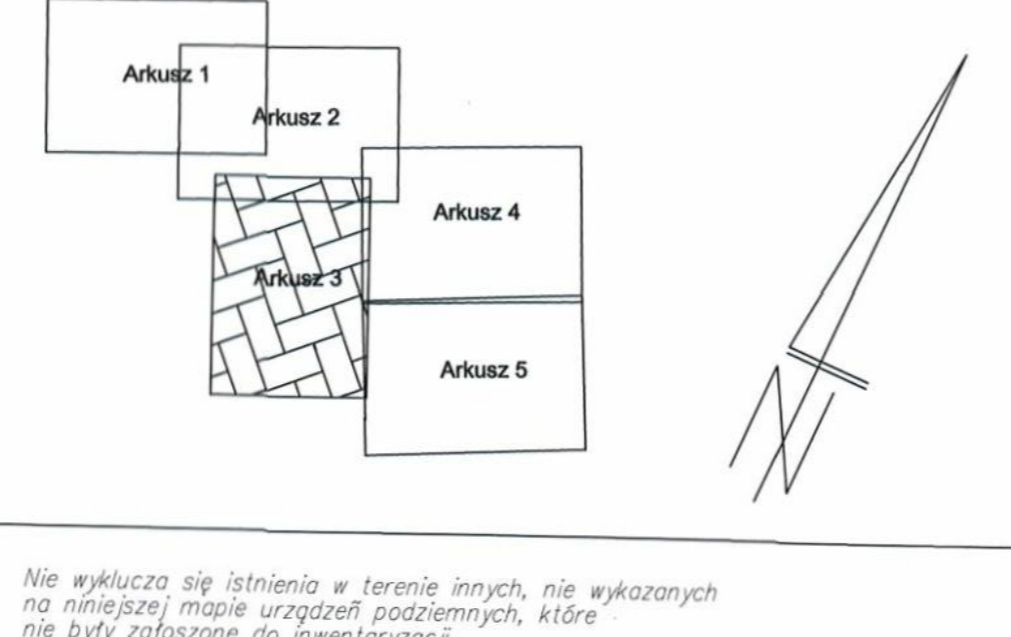

Nie wyklucza się istnienia w terenie innych, nie wykazanych na niniejszej mapie urządzeń podziemnych, które nie były zgłoszone do inwentaryzacji.