




**MAPA DO CELÓW PROJEKTOWYCH**  
SKALA 1:500

Województwo: mazowieckie  
Powiat: Grodziski  
Jednostka ewidencyjna 14501\_1\_Milanówek  
Obręb ewidencyjny: 140501\_1.0032, 140501\_1.0033, 140501\_1.0037


Miejscowość: Milanówek  
Numer ewidencyjny zgłoszenia pracy PODGR6640.2638.2015.  
Nazwa układu współrzędnych prostokątnych płaskich "2000" - 7  
Nazwa układu wysokości: Kransztad 86  
Obszar aktualizacji zaznaczono kolorem zielonym

Wykonawca:  
**ARCADIS** Design & Consultancy for natural and built assets  
GEODETA UPRAWNIENI  
inż. Marcin Chojacki nr upr. 21146

ArCADIS Sp. z o.o.  
ul. Wołoska 22A  
02-675 Warszawa  
REGON: 008131500 NIP 526-021-08-95

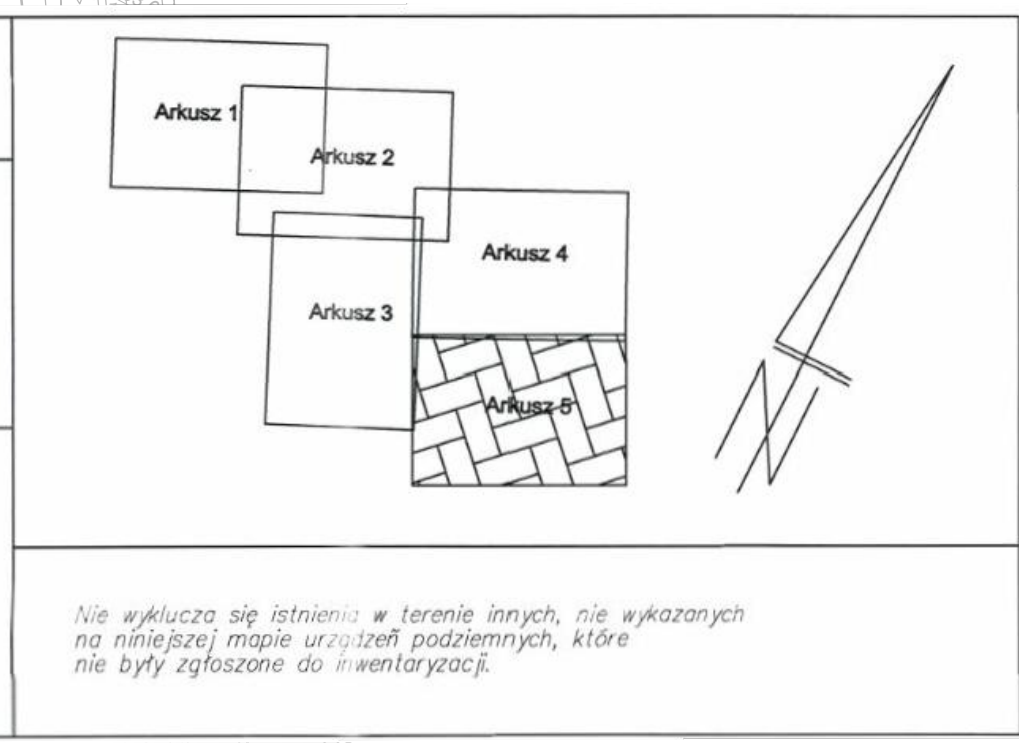

**Przewidywany Obręb Dokumentacji Geodezyjnej**  
Załącznik nr 1 do projektu zagospodarowania terenu  
Wzrost: 03.2016 r.  
Data wyznaczenia: 03.2016 r.  
Data wyznaczenia operatu technicznego: 03.2016 r.  
Opis: wyznaczenie operatu technicznego na podstawie danych z planu zagospodarowania terenu i planu sytuacyjnego. Wzrost: 03.2016 r.  
Opis: wyznaczenie operatu technicznego na podstawie danych z planu zagospodarowania terenu i planu sytuacyjnego. Wzrost: 03.2016 r.

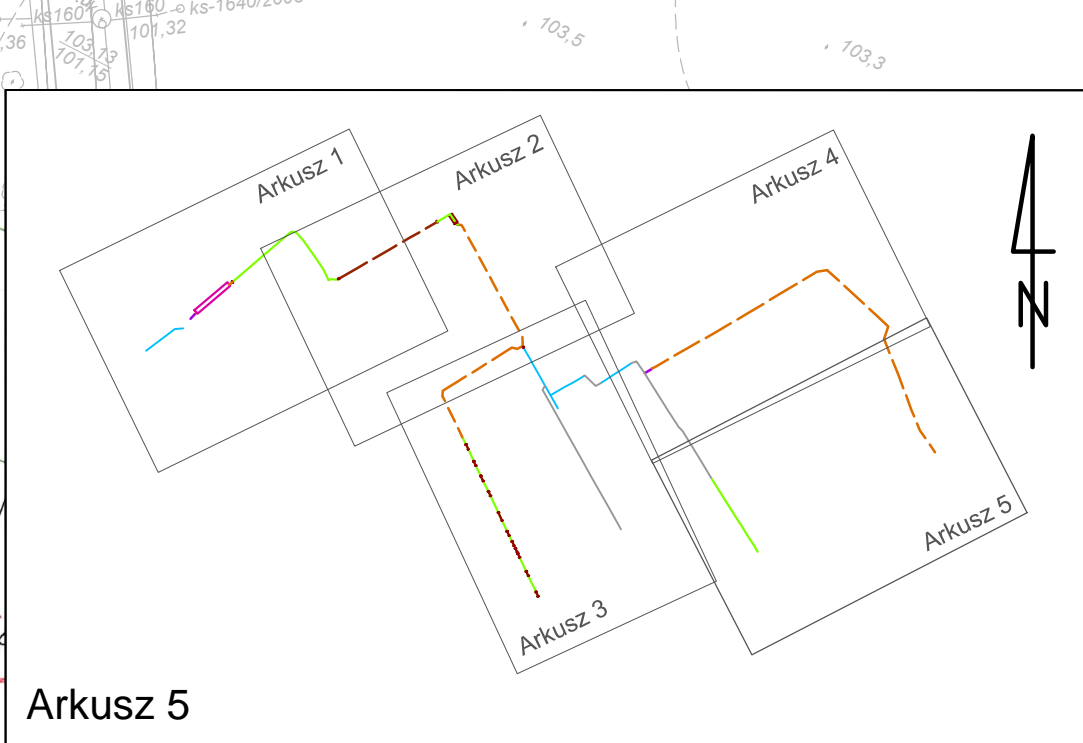

- LEGENDA**
- granice działki ewidencyjnej
  - 59/6 numer działki ewidencyjnej
  - - - projektowana sieć kanalizacji deszczowej grawitacyjnej
  - - - projektowana sieć kanalizacji deszczowej tłocznej
  - - - istniejąca kanalizacja deszczowa
  - istniejące rowy przydrożne odwodnieniowe
  - przebudowa istniejącego wodociągu (wg odrębnego opracowania)
  - przekładka istniejącego kabla elektrycznego
  - kolizja z istniejącym uzbrojeniem podziemnym
  - projektowane orurowanie rowu pod wjazdami do posesji
  - umocnienie rowów płytami ażurowymi
  - przewiert sterowany
  - o projektowana studzienka DN600
  - o projektowana studzienka DN1200
  - o projektowana studzienka DN2000
  - o projektowana pompownia wód deszczowych DN1500
  - o projektowany wpust deszczowy z przykanalikiem
  - o drzewa przeznaczone do wycinki

Investor: **Gmina Milanówek**  
ul. Kościuszki 45  
05-822 Milanówek

Wykonawca: **ARCADIS**  
ul. Wołoska 22A  
02-675 Warszawa  
tel: 22 203 20 03, fax: 22 203 20 01

Stadium: **PROJEKT BUDOWLANO-WYKONAWCZY**

Nazwa inwestycji: **Przebudowa zlewni rowu R-4 na kanalizację deszczową z retencją wód przed odpływem do rzeki Rokitnicy Starej**

Nazwa zamówienia: **Przygotowanie kompleksowego programu uregulowania gospodarki wodnej na obszarze Podwarszawskiego Trójmiasta Ogrodów**

Nazwa opracowania: **Zadanie 3. Wykonanie dokumentacji projektowo-kosztorysowej przebudowy zlewni rowu R-4 na kanalizację deszczową z retencją wód przed odpływem do rzeki Rokitnicy Starej w gminie Milanówek**

Bransz: **SANITARNA**

Tytuł rysunku: **Plan zagospodarowania terenu - ark.5**

Stanowisko	Imię i nazwisko	Specjalność/Uprawnienia	Podpis
Kierownik Projektu	mgr inż. Małgorzata Firąg	-	
Projektant	mgr inż. Kinga Stasiak	MAP/0246/PWOS/12	
Opracował	mgr inż. Małgorzata Firąg mgr inż. Joanna Walewska	-	
Sprawdzający	mgr inż. Mariusz Ławik	MAP/0239/PWOS/10	

Nr archiwalny: PL0115.000159  
Data opracowania: 03.2016 r.  
Skala: 1:500  
Nr rysunku: 2.5